



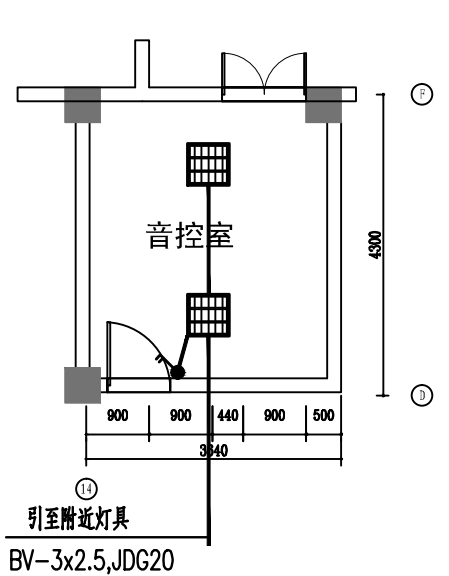

照明平面 1:100

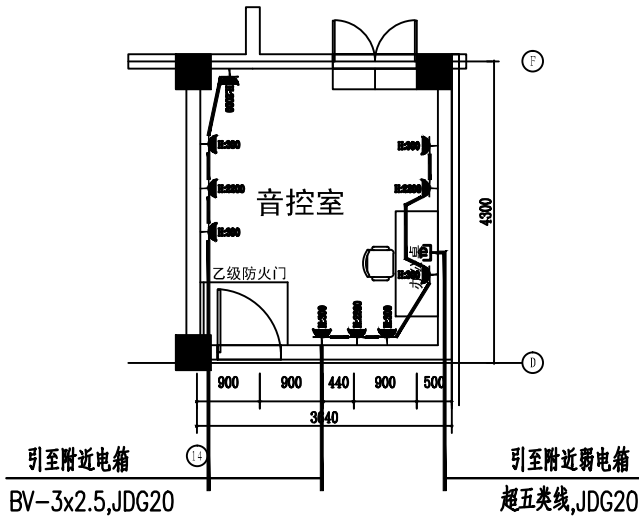

插座平面 1:100

- 说明:
- 1、本装修工程为局部房间装修，照明、插座及空调回路均优先利用原房间的供电线路。
 - 2、照明回路若原有导线小于2.5平方毫米，则将原有导线全部换为BV-3x2.5，新增管线为BV-3x2.5-JDG20，吊顶内敷设，前级电箱内为16A微型断路器。
 - 3、插座回路若原有导线小于2.5平方毫米，则将原有导线全部换为BV-3x2.5，新增管线为BV-3x2.5-JDG20，在墙体内暗敷，前级电箱内为16A带漏电微型断路器。
 - 4、空调回路若原有导线小于4平方毫米，则将原有导线全部换为BV-3x4，新增管线为BV-3x4-JDG20，在墙体内暗敷，壁挂空调前级电箱内为20A微型断路器，柜式空调前级电箱内为20A带漏电微型断路器。

	面板开关	A86系列	离地1.4m暗装
	新增插座	A86Z223A10,安全型	离地0.3m暗装
符号	名称	规格	安装方式



江苏远瀚建筑设计有限公司

Jiangsu Yuanhan Architectural Design Co., Ltd.

证书编号: A132044306(甲级) A232044303(丙级)

不得量取图纸尺寸施工，如有任何不详事宜，请在施工前与设计师会商。

本图设计内容未经设计单位许可不得在其他地方使用

建设单位 Client	常州市城市照明管理处		
项目名称 Project Title	音控室		
子项名称 Sub Title			
专业 Discipline	设计编号 Project No.	图号 Drawing No.	
电气	2017-0706	电施-04	
阶段 Status	版本号 Version No.	比例 Scale	归档日期 File Date
施工图	SG	1:100	2017.7.28

图纸名称 Drawing Title

音控室插座、照明平面

	实名 Name Typed	签名 Signature
项目负责人 Project Manager	王建军	
专业负责人 Discipline Responsible	陆文磊	
审定 Authorized		
审核 Audited	陆文磊	
校对 Checked	朱照春	
设计 Designed	吴宏阳	