
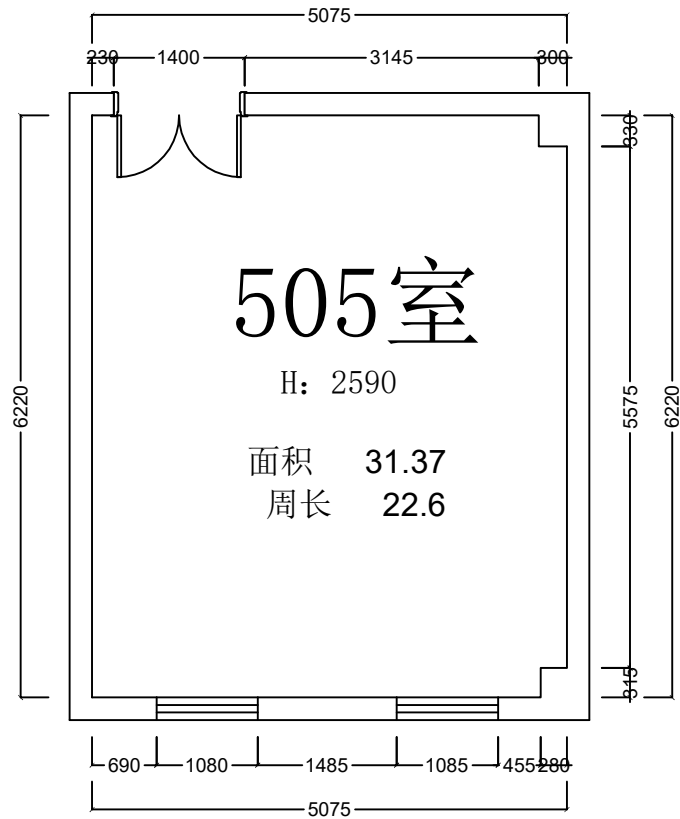


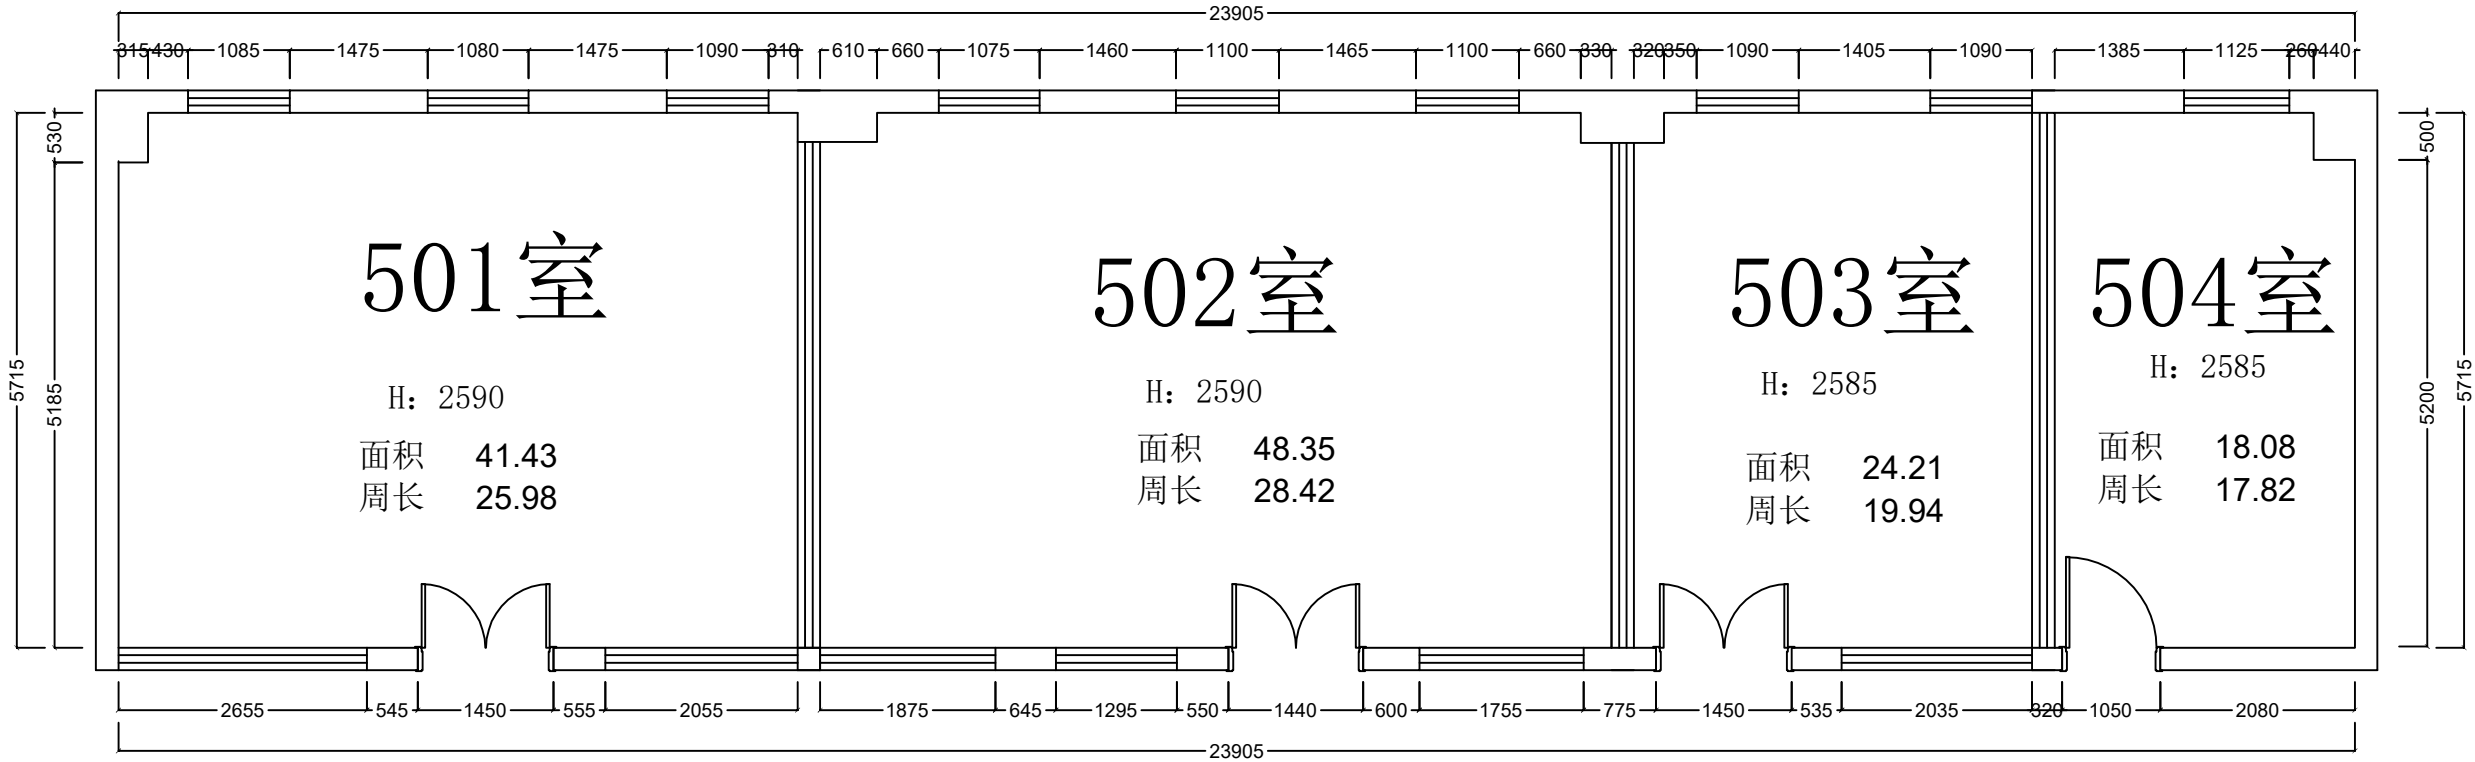

图例及说明

01		原墙体
02		计划拆除墙体
03		计划新建墙体
04		新建石膏板墙体
05		新建柜背隔音墙
06		水位
07		下水管
08		马桶下水
09		地漏
10		分水器
11		弱电箱
12		强电箱
13		天然气
14		立管（上下水及水暖分支管道）

平面图1:100

	呼和浩特·亚多装饰 JIAOHUANKONGJIAN YADUOZHANGSHI	PROJECT NAME 工程名称		DESIGNER 设计师		APPROVED BY 审核人		CHECK BY 复核人		DRAWING NO.	
		DRAWING NAME 图纸名称		DRAWN BY 制图人		CUSTOMER 客户		DATE 出图日期			